


RZUT PIĘTRA - PROJEKT Skala 1:50

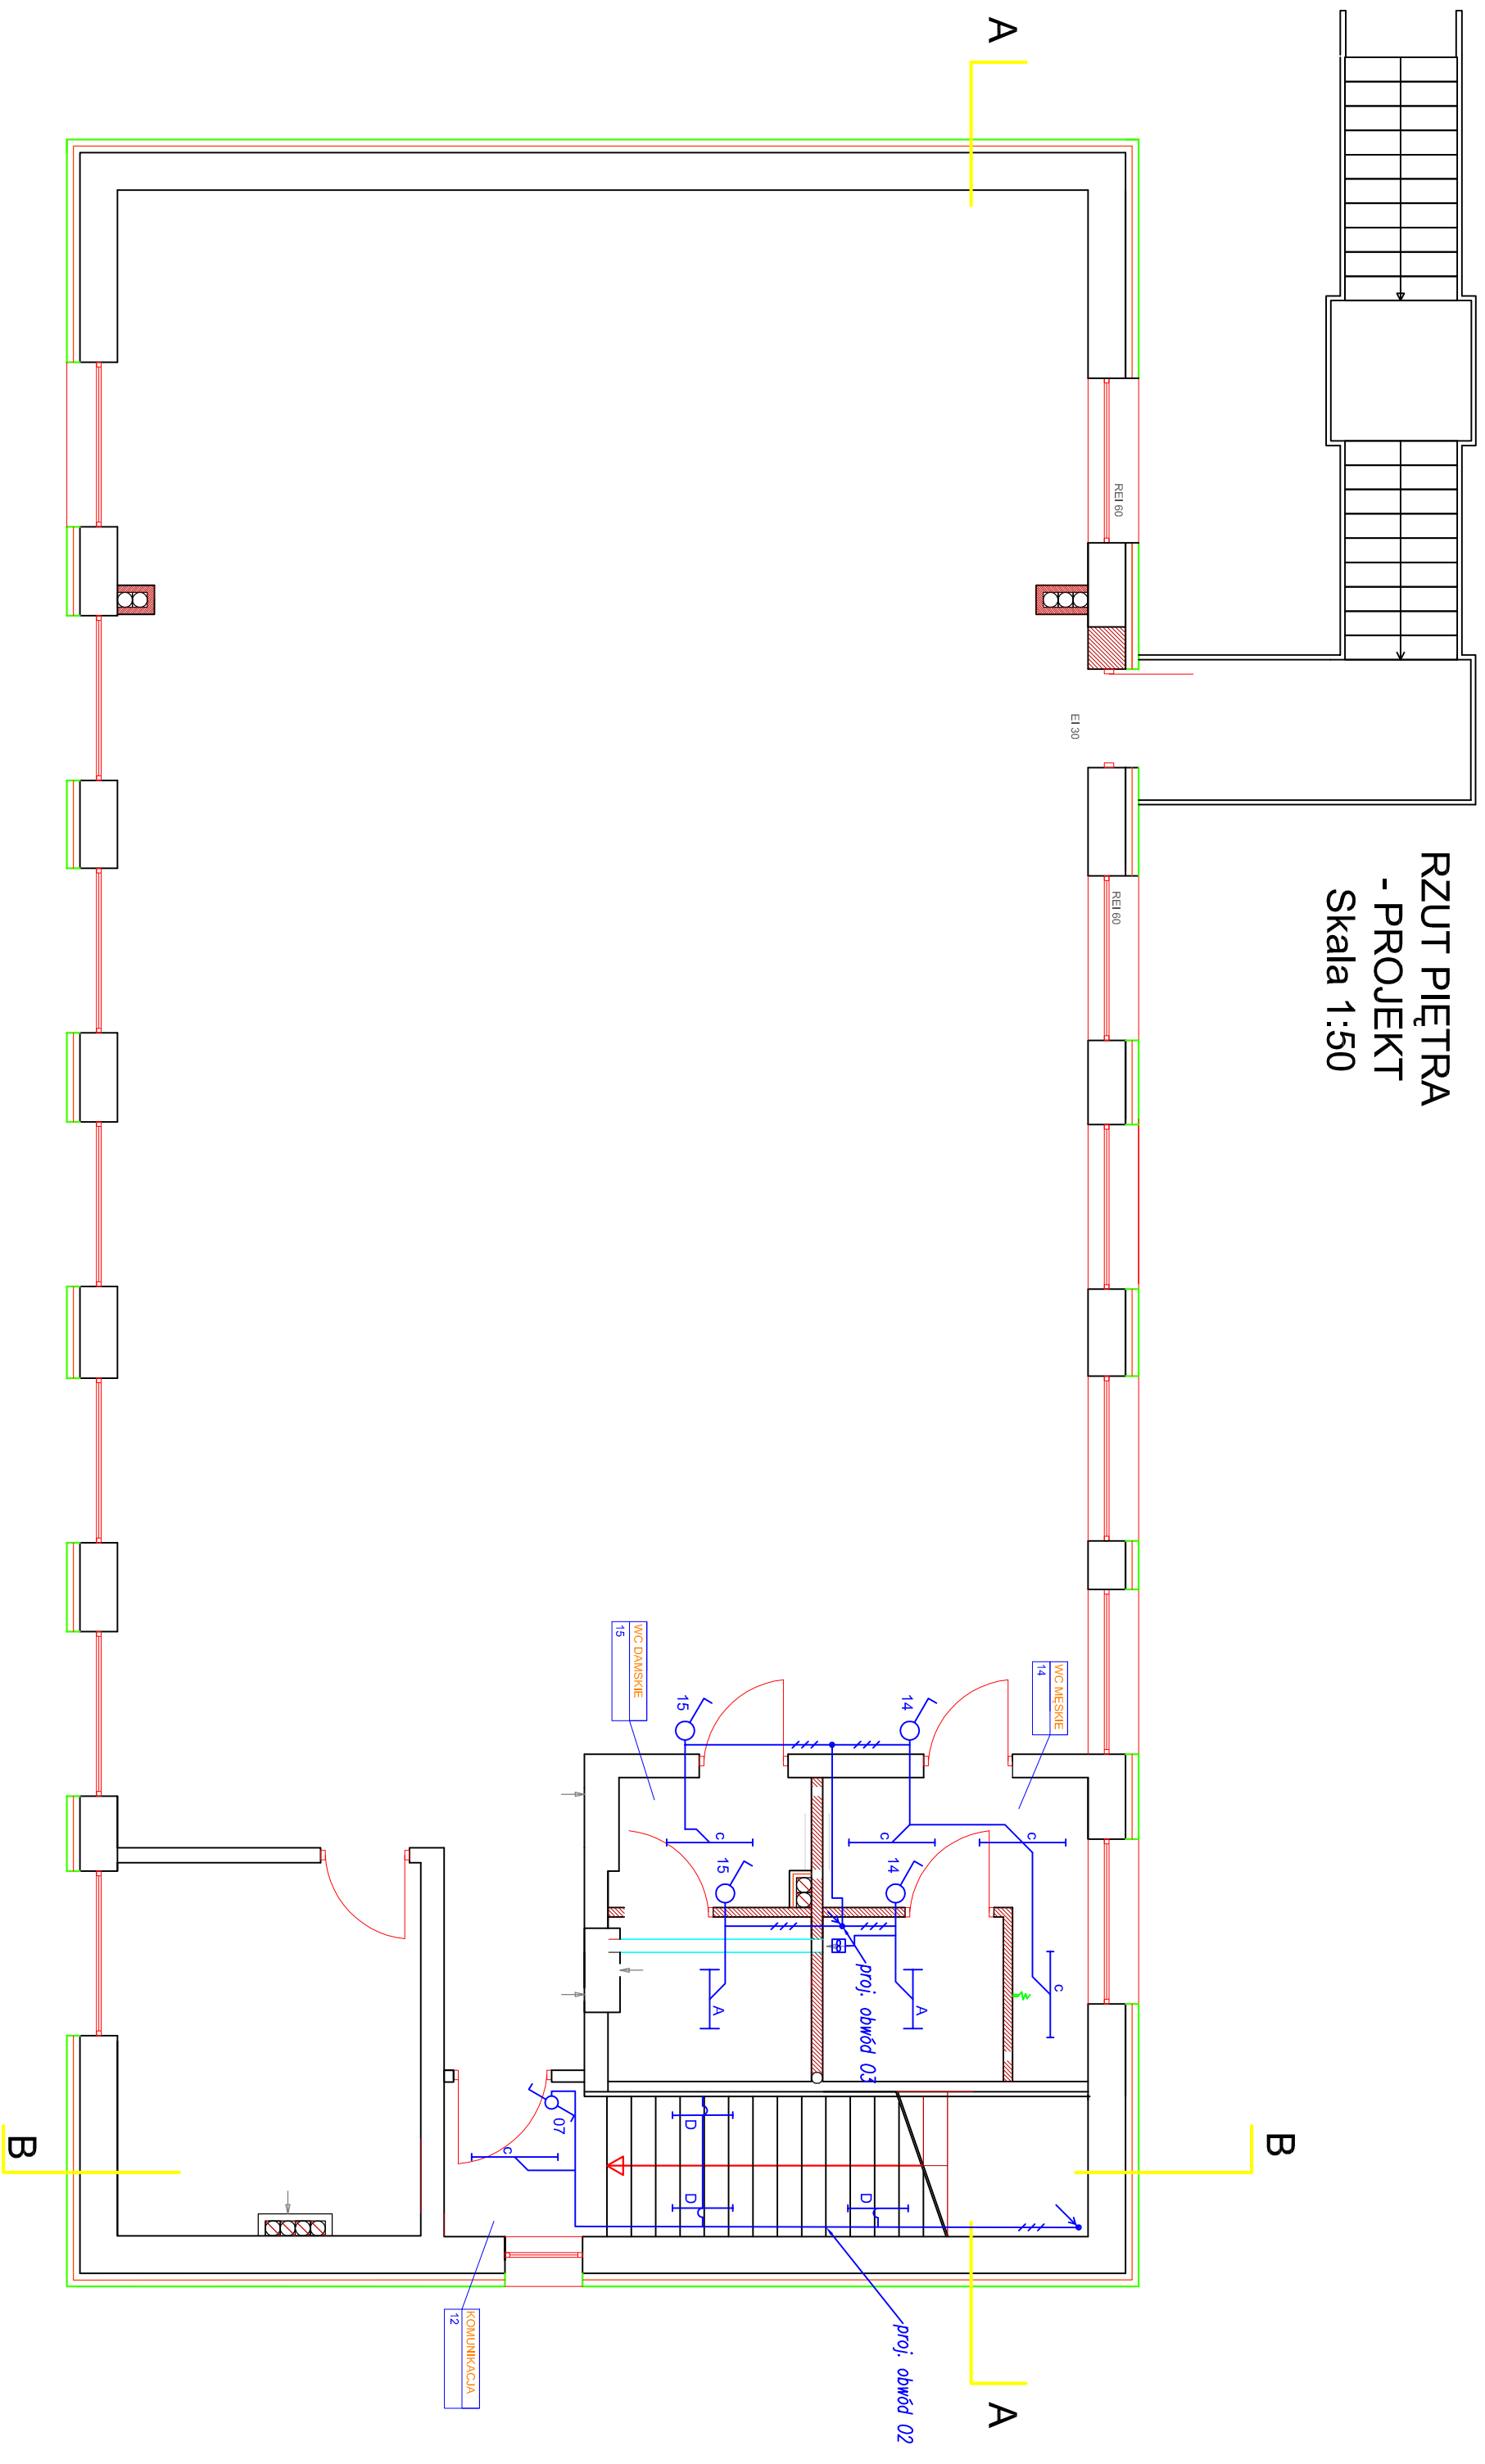

UWAGI:

ELEMENTY DO ZAMIEROWANIA

ZAKŁAD PROJEKTOWO-BUDOWLANY "BEMWU" - WRZESIEN 11-500 Głębokie, ul. Obłączyńska 21/4 tel./fax: 0-4377 429-35-97		Inwestor: GMINA KRASNOBROD ul. Armii Krajowej 1 22-440 Krasnobród		Lokalizacja obiektu: Dominikantowa ul. nr 0001 DOMINIKANTOWKA	
Tytuł projektu: Projekt remontu Remizy OSP w Dominikantówce		Nazwa rysunku: Obwody oświetleniowe - partner		Data: 02.2012	
Nr rysunku: 4		Skala: 1:50		Data: 02.2012	