

SKALA: 1:500

GEODETA

inż. Miroslaw Kozłowski
upr. zawodowe G GK N: 18209

Дата: 16.11.2016г.

MN,U - zespół zabudowy

Dla nieniejszych nieruchomości nie stwierdzono
służebności dojazdu ujawnionych w KW.

Granice zaznaczone kolorem niebieskim nie spełniają wymagań określonych w rozporządzeniu Ministra Rozwoju Regionalnego i Budownictwa z dnia 29 marca 2001r. w sprawie ewidencji gruntów i budynków oraz obowiązujących standardów technicznych – podstawa prawna § 86 ust. 1 rozporządzenia.

Poświadczam, że niniejszy dokument stanowi opracowany w wyniku prac geodezyjnych i kartograficznych, których rezultatem jest wydanie mapy, zawierającej dane techniczne wpisane do ewidencji materiałów państwowego zasobu geodezyjnego i kartograficznego	
Ogarn prowadzący państwowy zasób geodezyjny i kartograficzny	STAROSTA ZAMOJSKI
Identyfikator ewidencyjny materiału zasobu - oparta technicznie	P.0620.2016.2389
Data wpisania opartą technicznie do ewidencji materiału zasobu	07 GRU, 2016
Imię, nazwisko i podpis osoby reprezentującej organ	

Dokumentacja nr: GKN.6630.1. 430 20 16 r.
była przedmiotem narady koordynacyjnej przeprowadzonej
w siedzibie Starostwa Powiatowego w Zamósiu,
Amwiel Bmerywytowa 6, dnia 12 12 20 16 r.

formie:


☒ **zebrania zainteresowanych podmiotów**

☒ **za pomocą środków komunikacji elektronicznej**

10 APR 2016

7. up. STAROSTY

mgr inż. Marta Koron
PRZEWODNICZĄCA

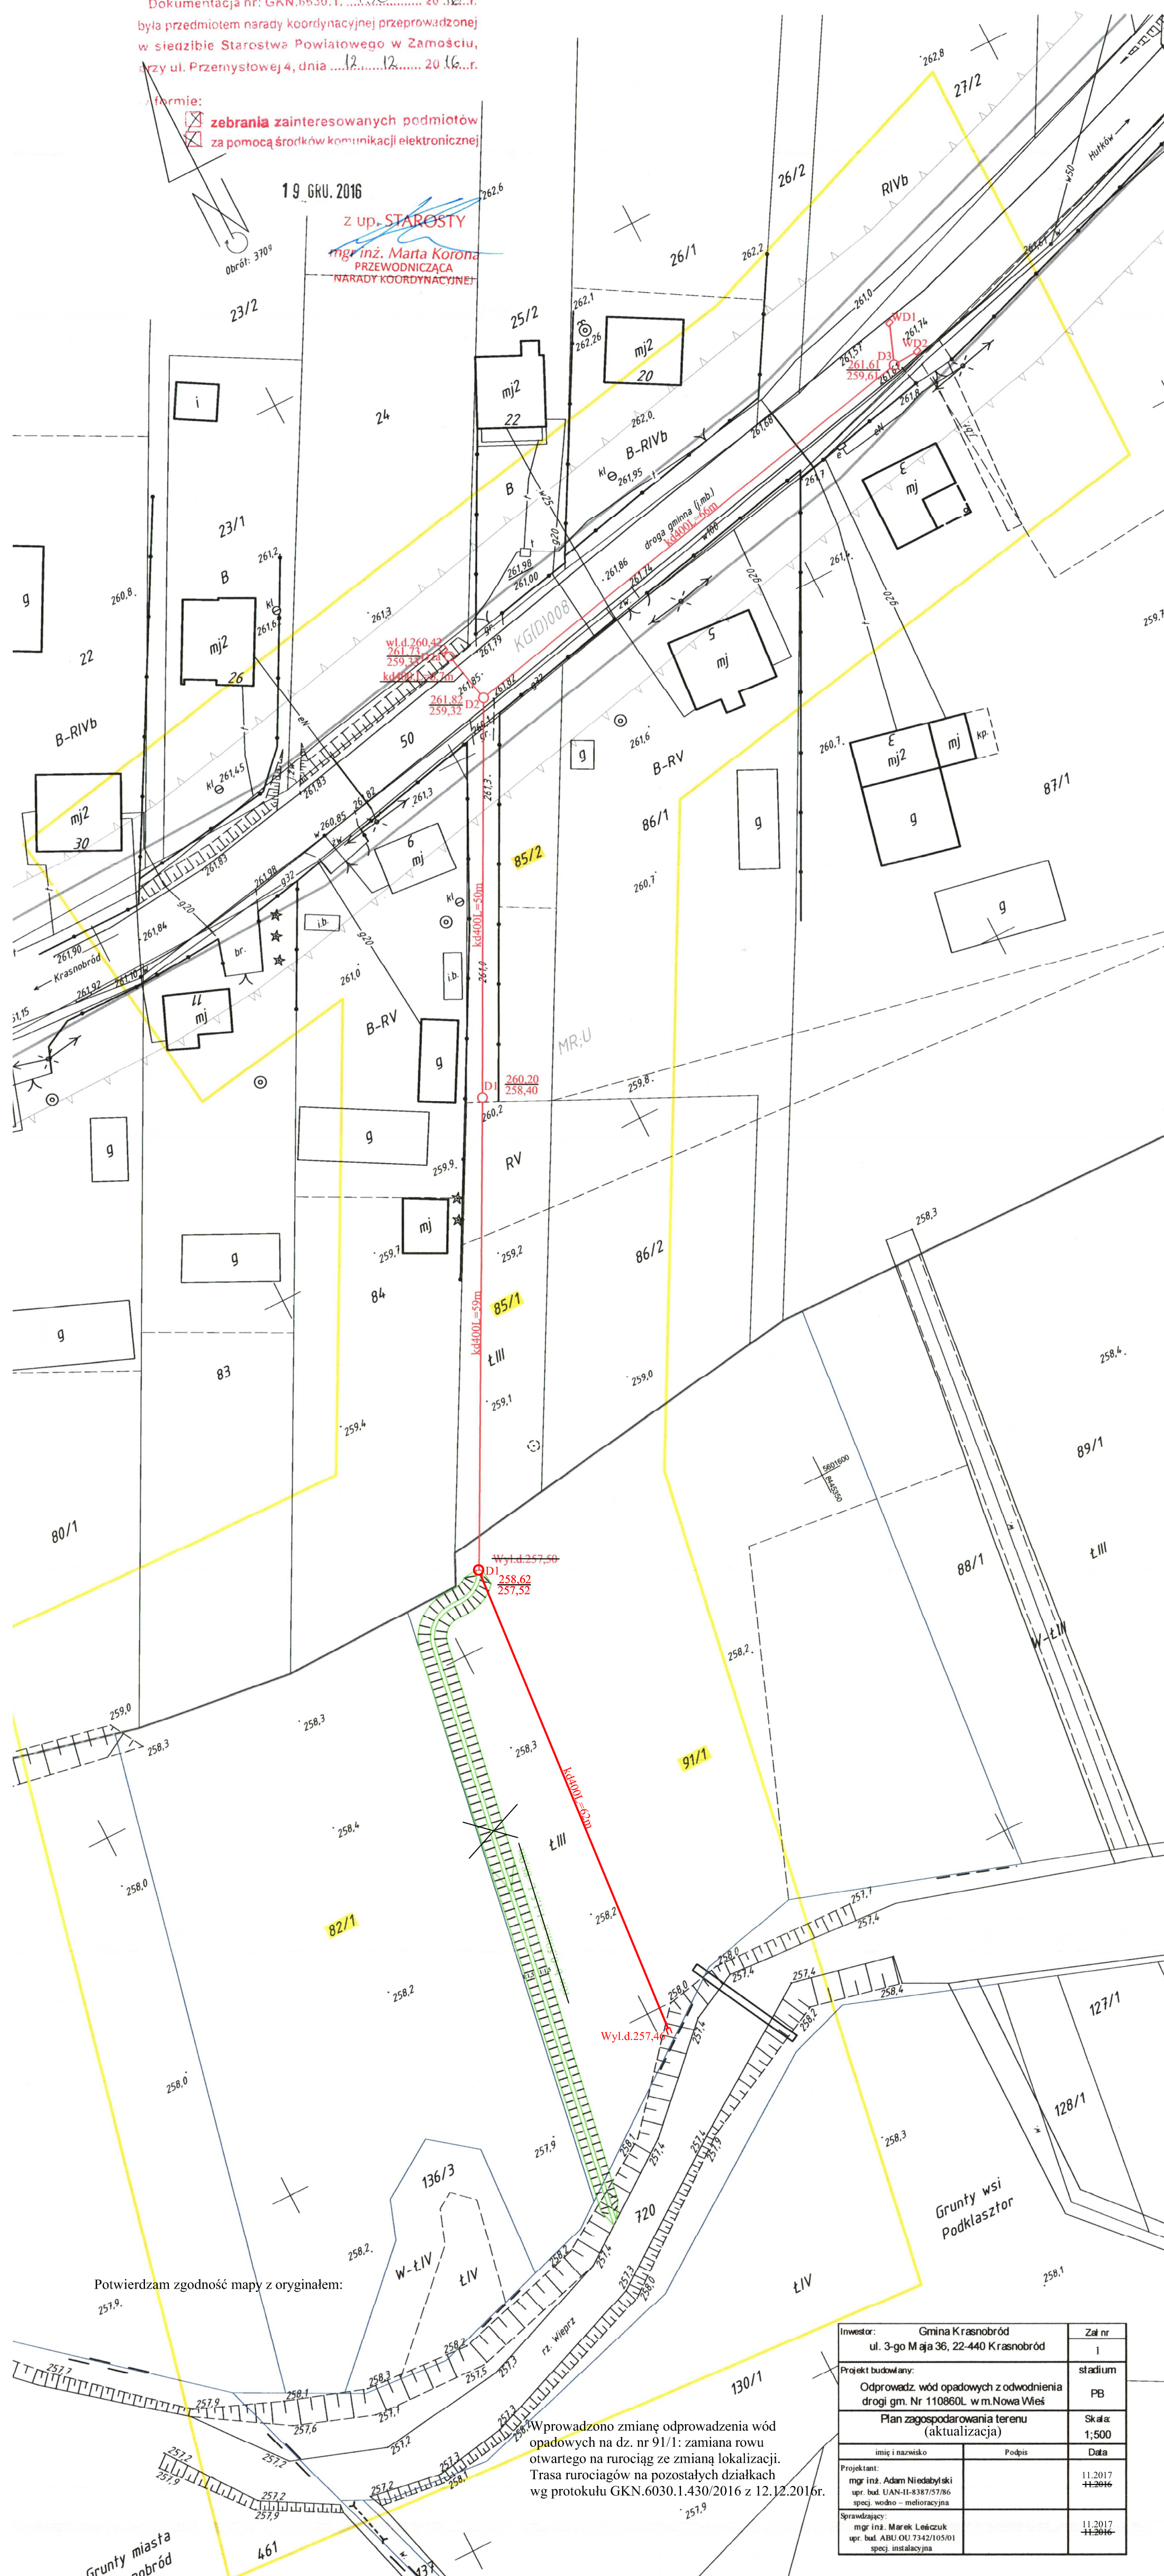

Potwierdzam zgodność mapy z oryginałem:

Wprowadzono zmianę odprowadzenia wód opadowych na dz. nr 91/1: zamiana rowu otwartego na rurociąg ze zmianą lokalizacji. Trasa rurociągów na pozostałych działkach wg protokołu GKN.6030.1.430/2016 z 12.12.2016r

Inwestor: Gmina Krasnobród ul. 3-go Maja 36, 22-440 Krasnobród		Załącznik nr 1
Projekt budowlany: Odprowadz. wód opadowych z odwodnienia drogi gm. Nr 110860L w m. Nowa Wieś		studium PB
Plan zagospodarowania terenu (aktualizacja)		Skala: 1:500
imię i nazwisko	Podpis	Data
Projektant: mgr inż. Adam Niedziałyński ul. bat. DĄB 11-4387/57/86 specj. wodno - melioracyjna		11.2017 11.2016
Sprawdzający mgr inż. Marek Łeiszczuk ul. bat. ABU 01/7342/105/01 specj. instalacyjna		11.2017 11.2016